



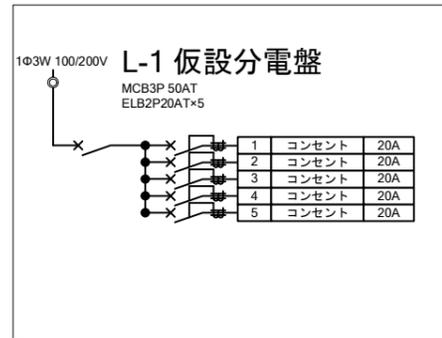

【電気工事回路図】

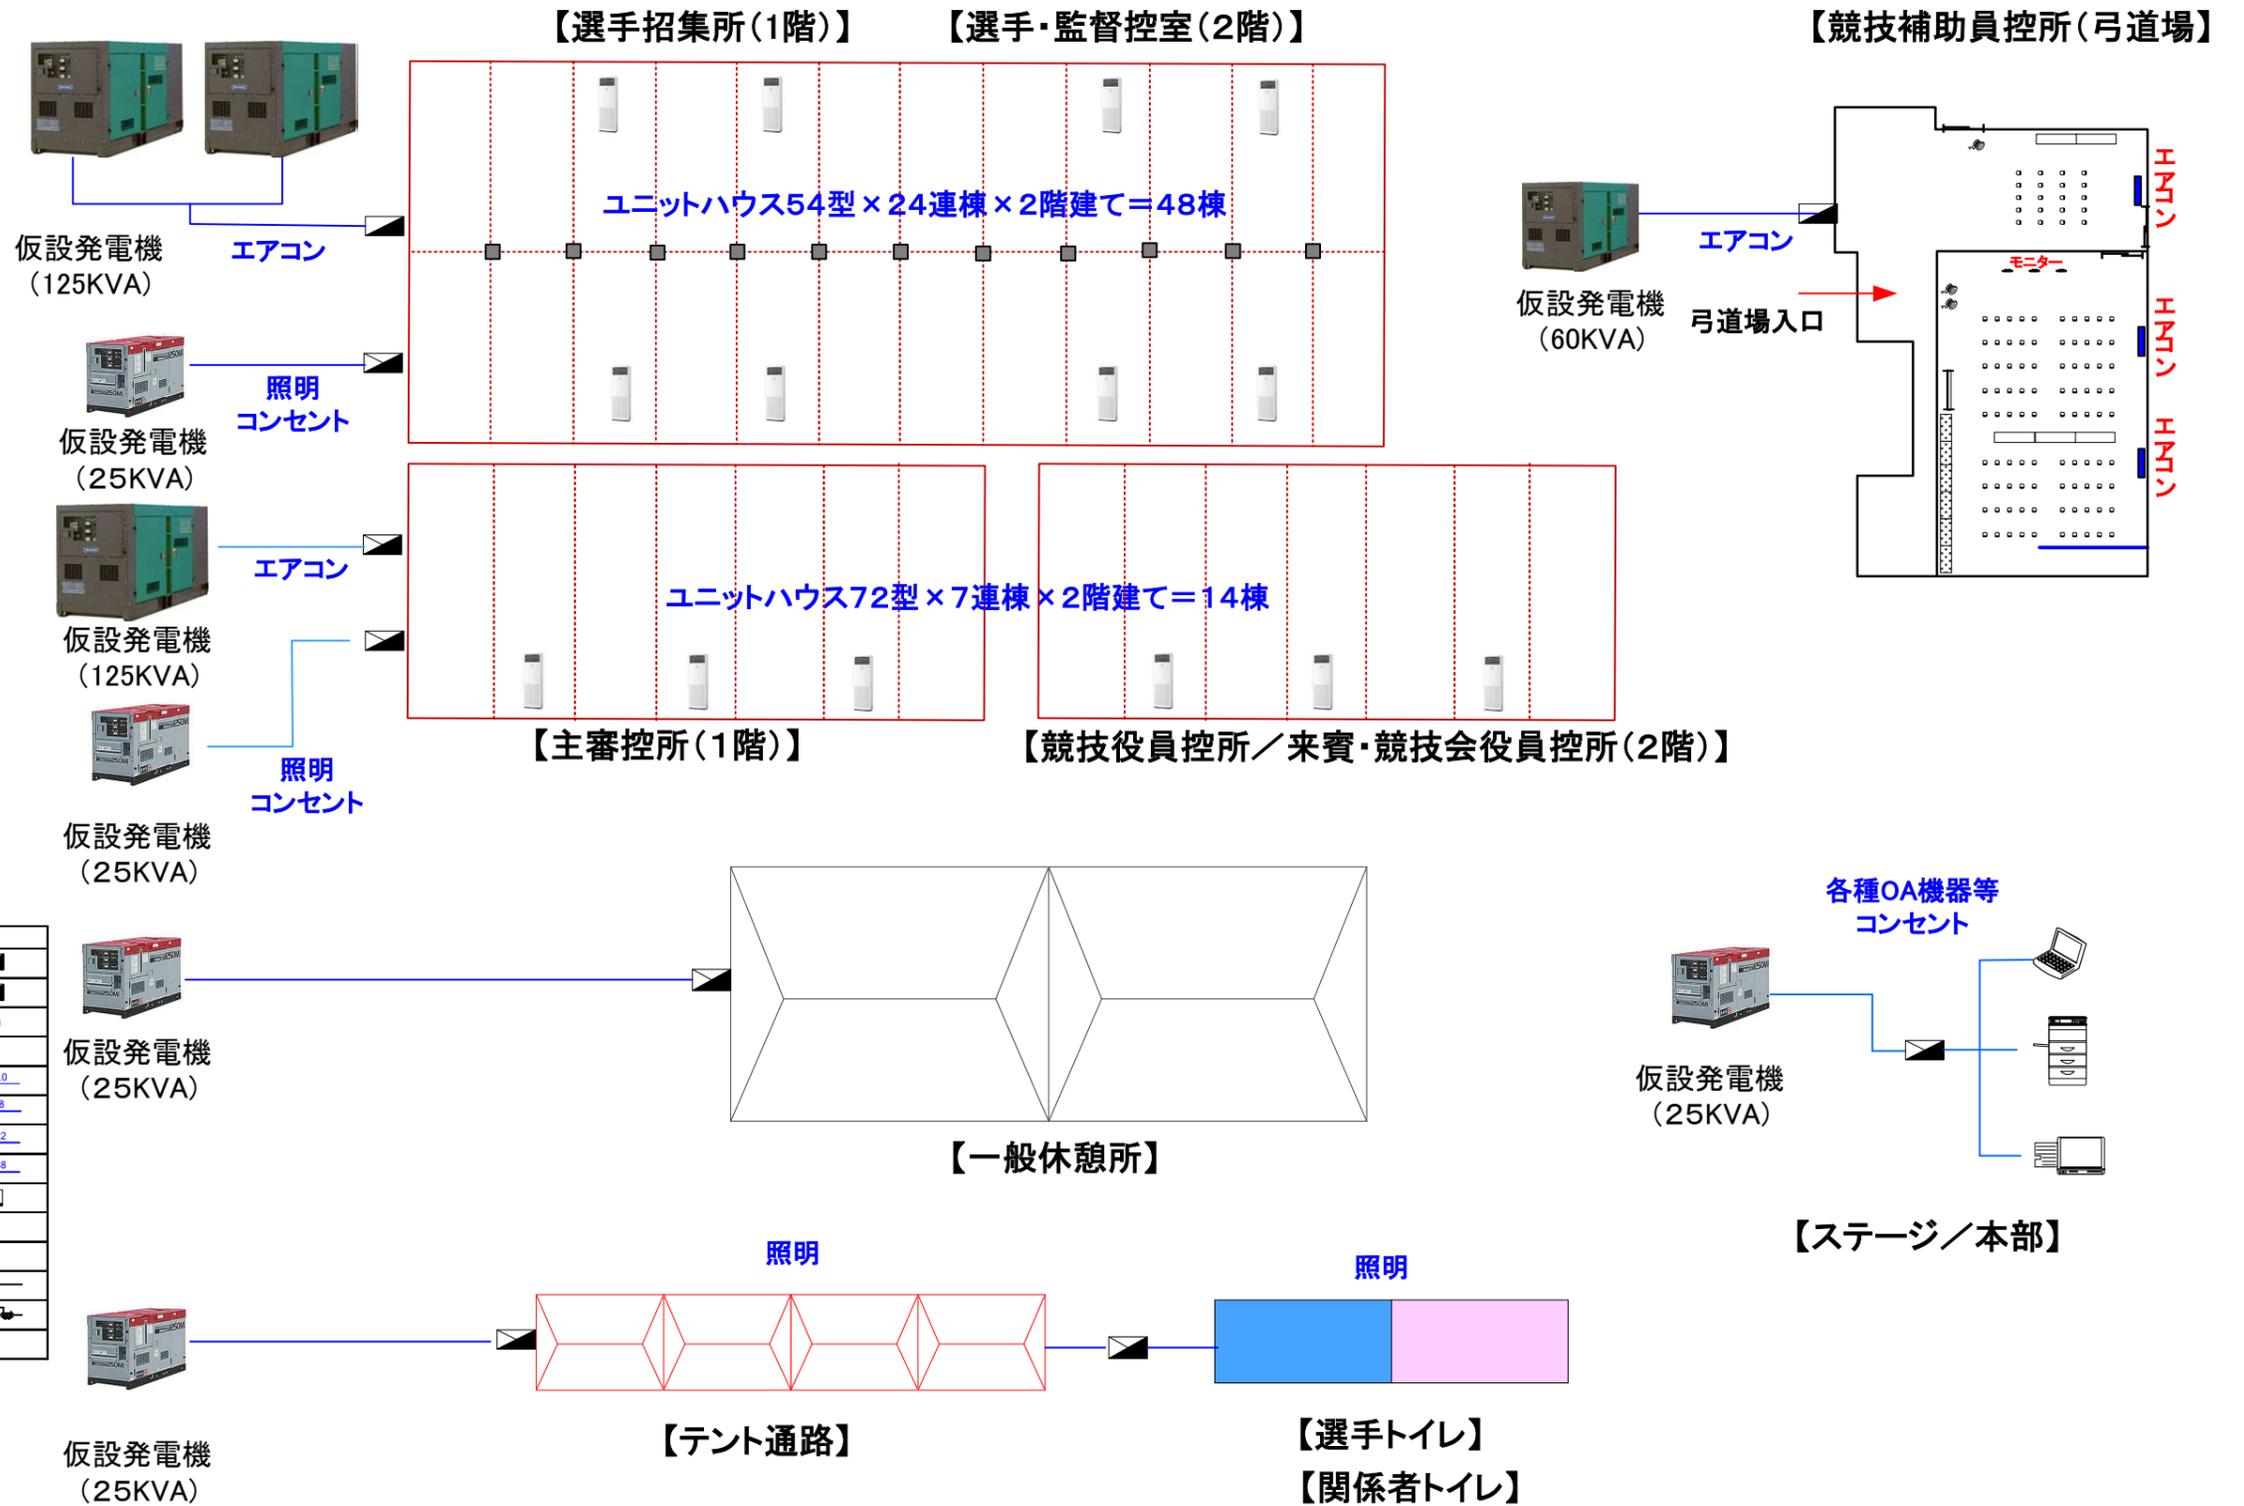

凡例		
名称	記号	仕様
動力分電盤		別図に示す
電灯分電盤		別図に示す
コンセント		2P1E 15A
換気扇		プロペラファン プラグ配線 引き組スイッチ
電線		VV-F2D-3C ただし 1Cはアース線
		CVT14'-3C
		CVT22'-3C
		CVT38'-3C
電話端子盤		(NTT工事)
電話受口		(NTT工事)
端子台		
配線用遮断機		MCB
漏電遮断機		ELB



図面名称	会場名称	番号	作成者	縮尺	日付
電気工事回路図	指宿市体育館・周辺				